


(今回)
引込柱
高圧気中開閉器

令和7年度	九戸村特定環境保全公共下水道		
処理分区	九戸処理区		
工事名	九戸村浄化センター機械設備等長寿命工事		
施工箇所	九戸郡九戸村大字長興寺地内		
図名	一般平面図		
縮尺	NONE	図番	E-1
九戸村			

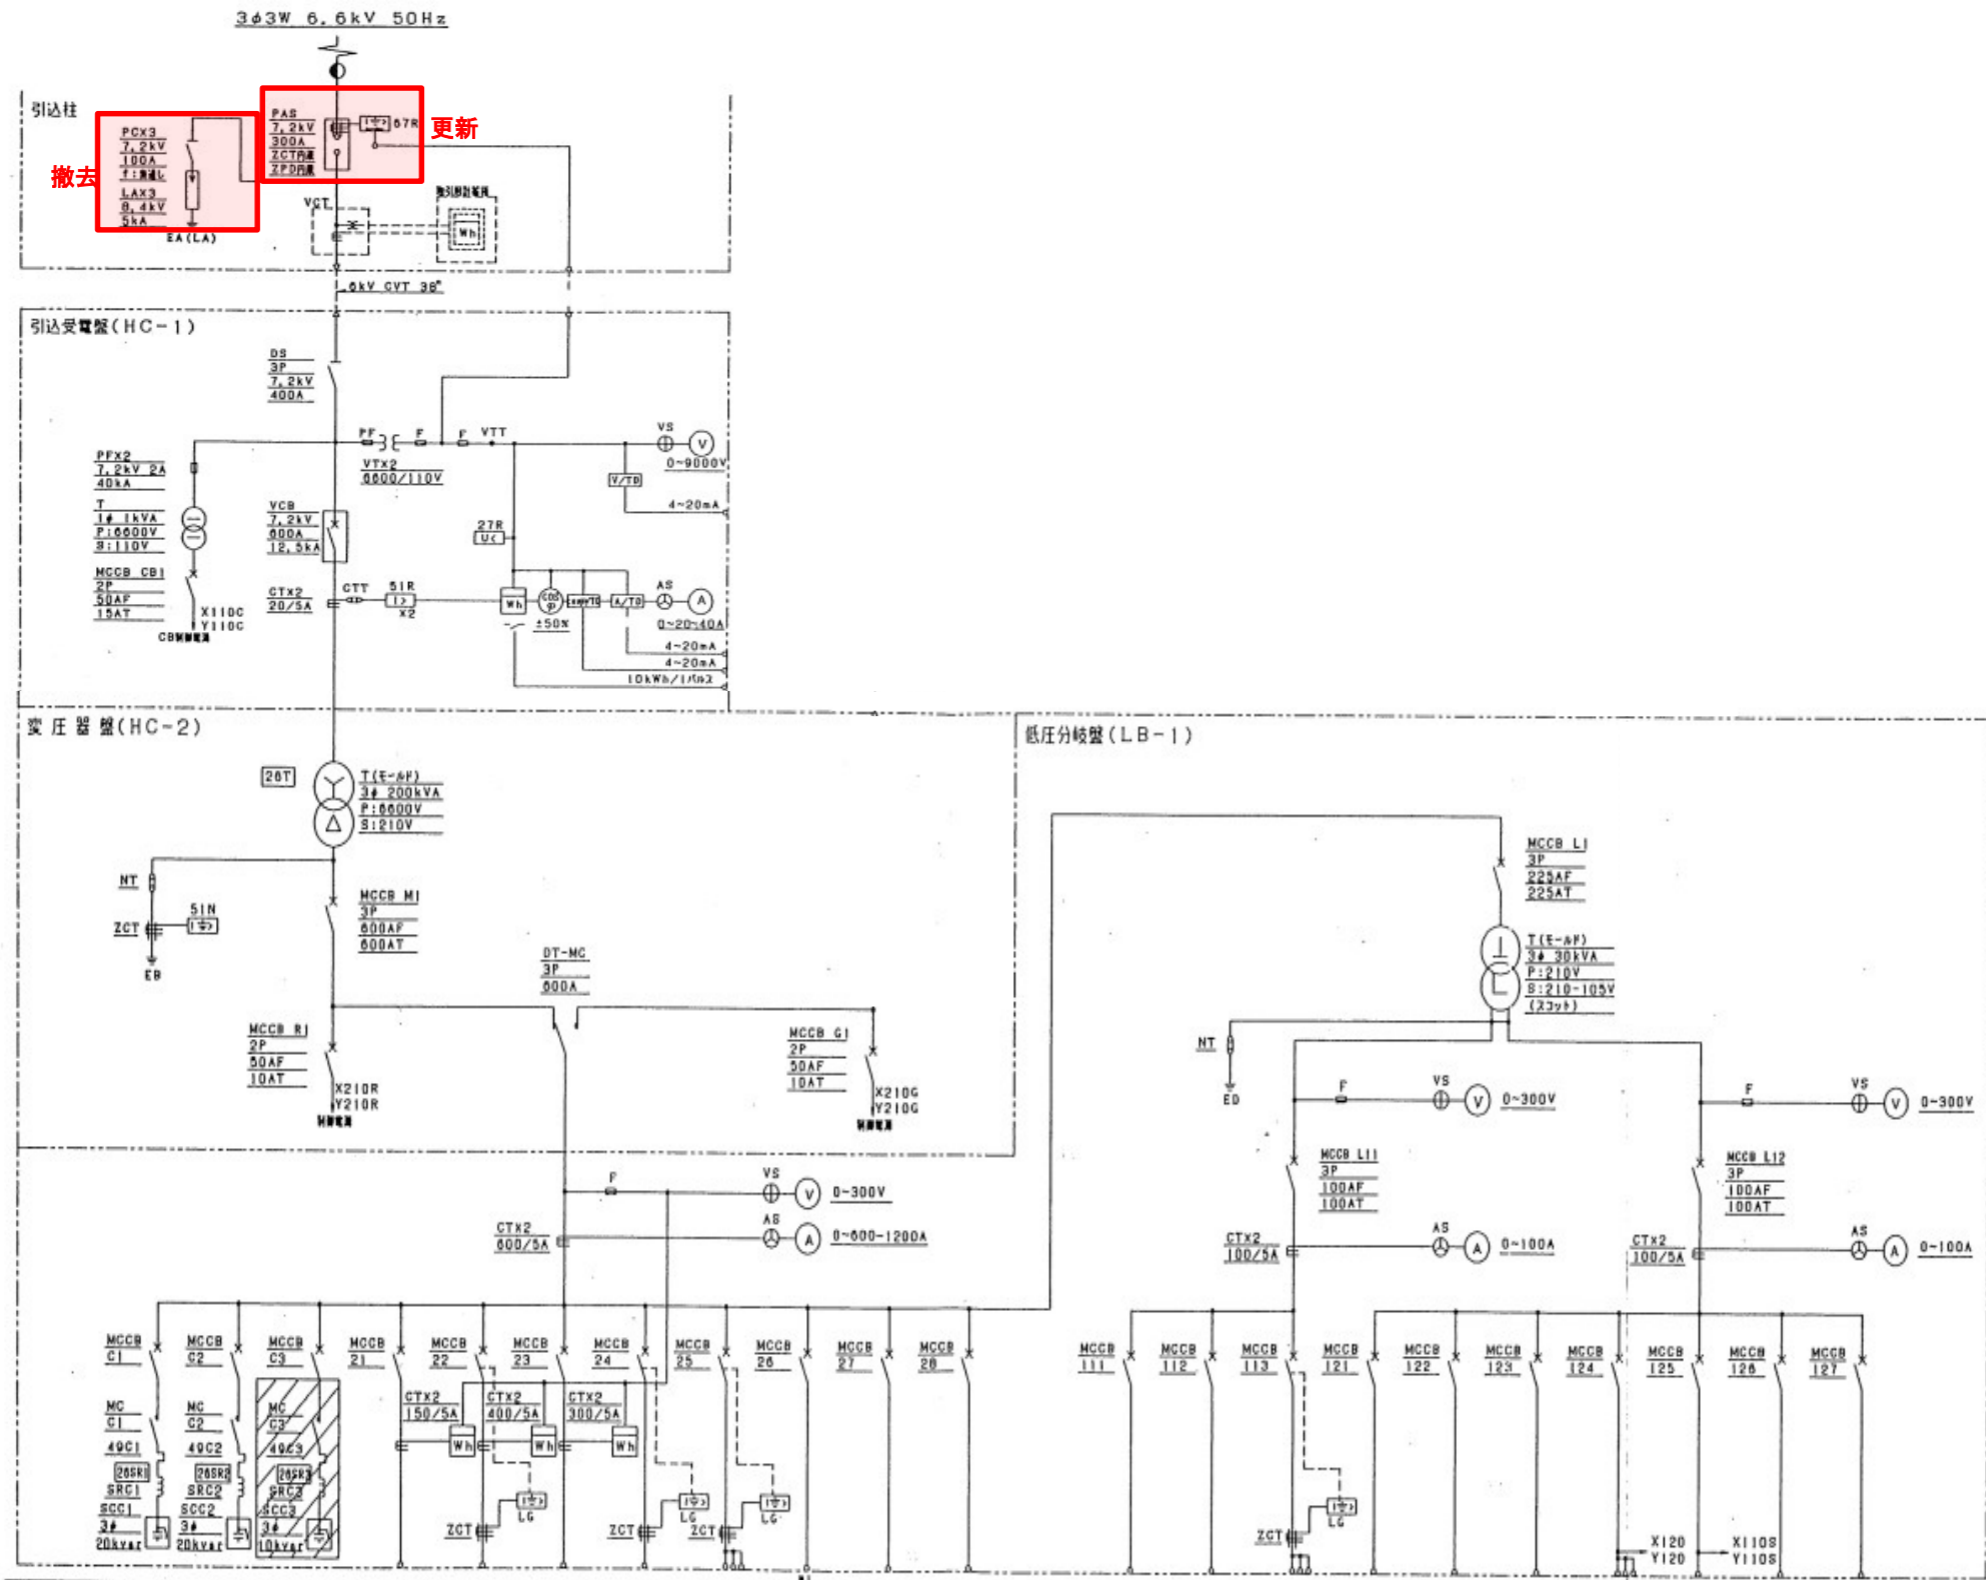

幹線番号	負荷名称			沈砂池ポンプ設備 CC	水処理設備 CC	汚泥処理設備 CC	建築動力設備 (管理棟)	作業用電源1	自家発電機	予備1	予備2	汚泥ポンプ機 照明	建築照明1 (管理棟)	作業用電源2	建築照明2 (管理棟)	予備3	計装電源	保守電源	盤内制御電源	予備4	UPS電源
	No. 1 コンデンサ	No. 2 コンデンサ	No. 3 コンデンサ	今期 (18, 3) 全体 (20, 8)	今期 (38, 8) 全体 (73, 0)	今期 (10, 1) 全体 (57, 1)	(18, 9)	2.0	3.0	—	—	3.6	31	2.0	24	—	0.5	1.0	0.5	—	5.0
MCCB定格	3P 100AF 100AT	3P 100AF 100AT	3P 50AF 50AT	3P 225AF 150AT	3P 400AF 400AT	3P 400AF 300AT	3P 100AF 100AT	3P 100AF 30AT	3P 50AF 20AT	3P 100AF 100AT	3P 100AF 100AT	3P 50AF 30AT	3P 100AF 100AT	3P 100AF 30AT	3P 100AF 75AT	3P 50AF 50AT	2P 50AF 15AT	2P 50AF 20AT	2P 50AF 15AT	2P 50AF 15AT	2P 100AF 60AT
M C 定 額	3P 135A	3P 135A	3P 60A																		
引出ケーブルサイズ																					
配線方式	3φ3W 210V											1φ3W 210-105V			1φ2W 105V			1φ2W			

令和7年度	九戸村特定環境保全公共下水道				
処理分区	九戸処理区				
工事名	九戸村浄化センター機械設備等長寿命工事				
施工箇所	九戸郡九戸村大字長興寺地内				
図名	単線結線図				
縮尺	NONE	図番	E-2		
九戸村					

